


暖通给排水工程
建筑结构设计
电气通讯

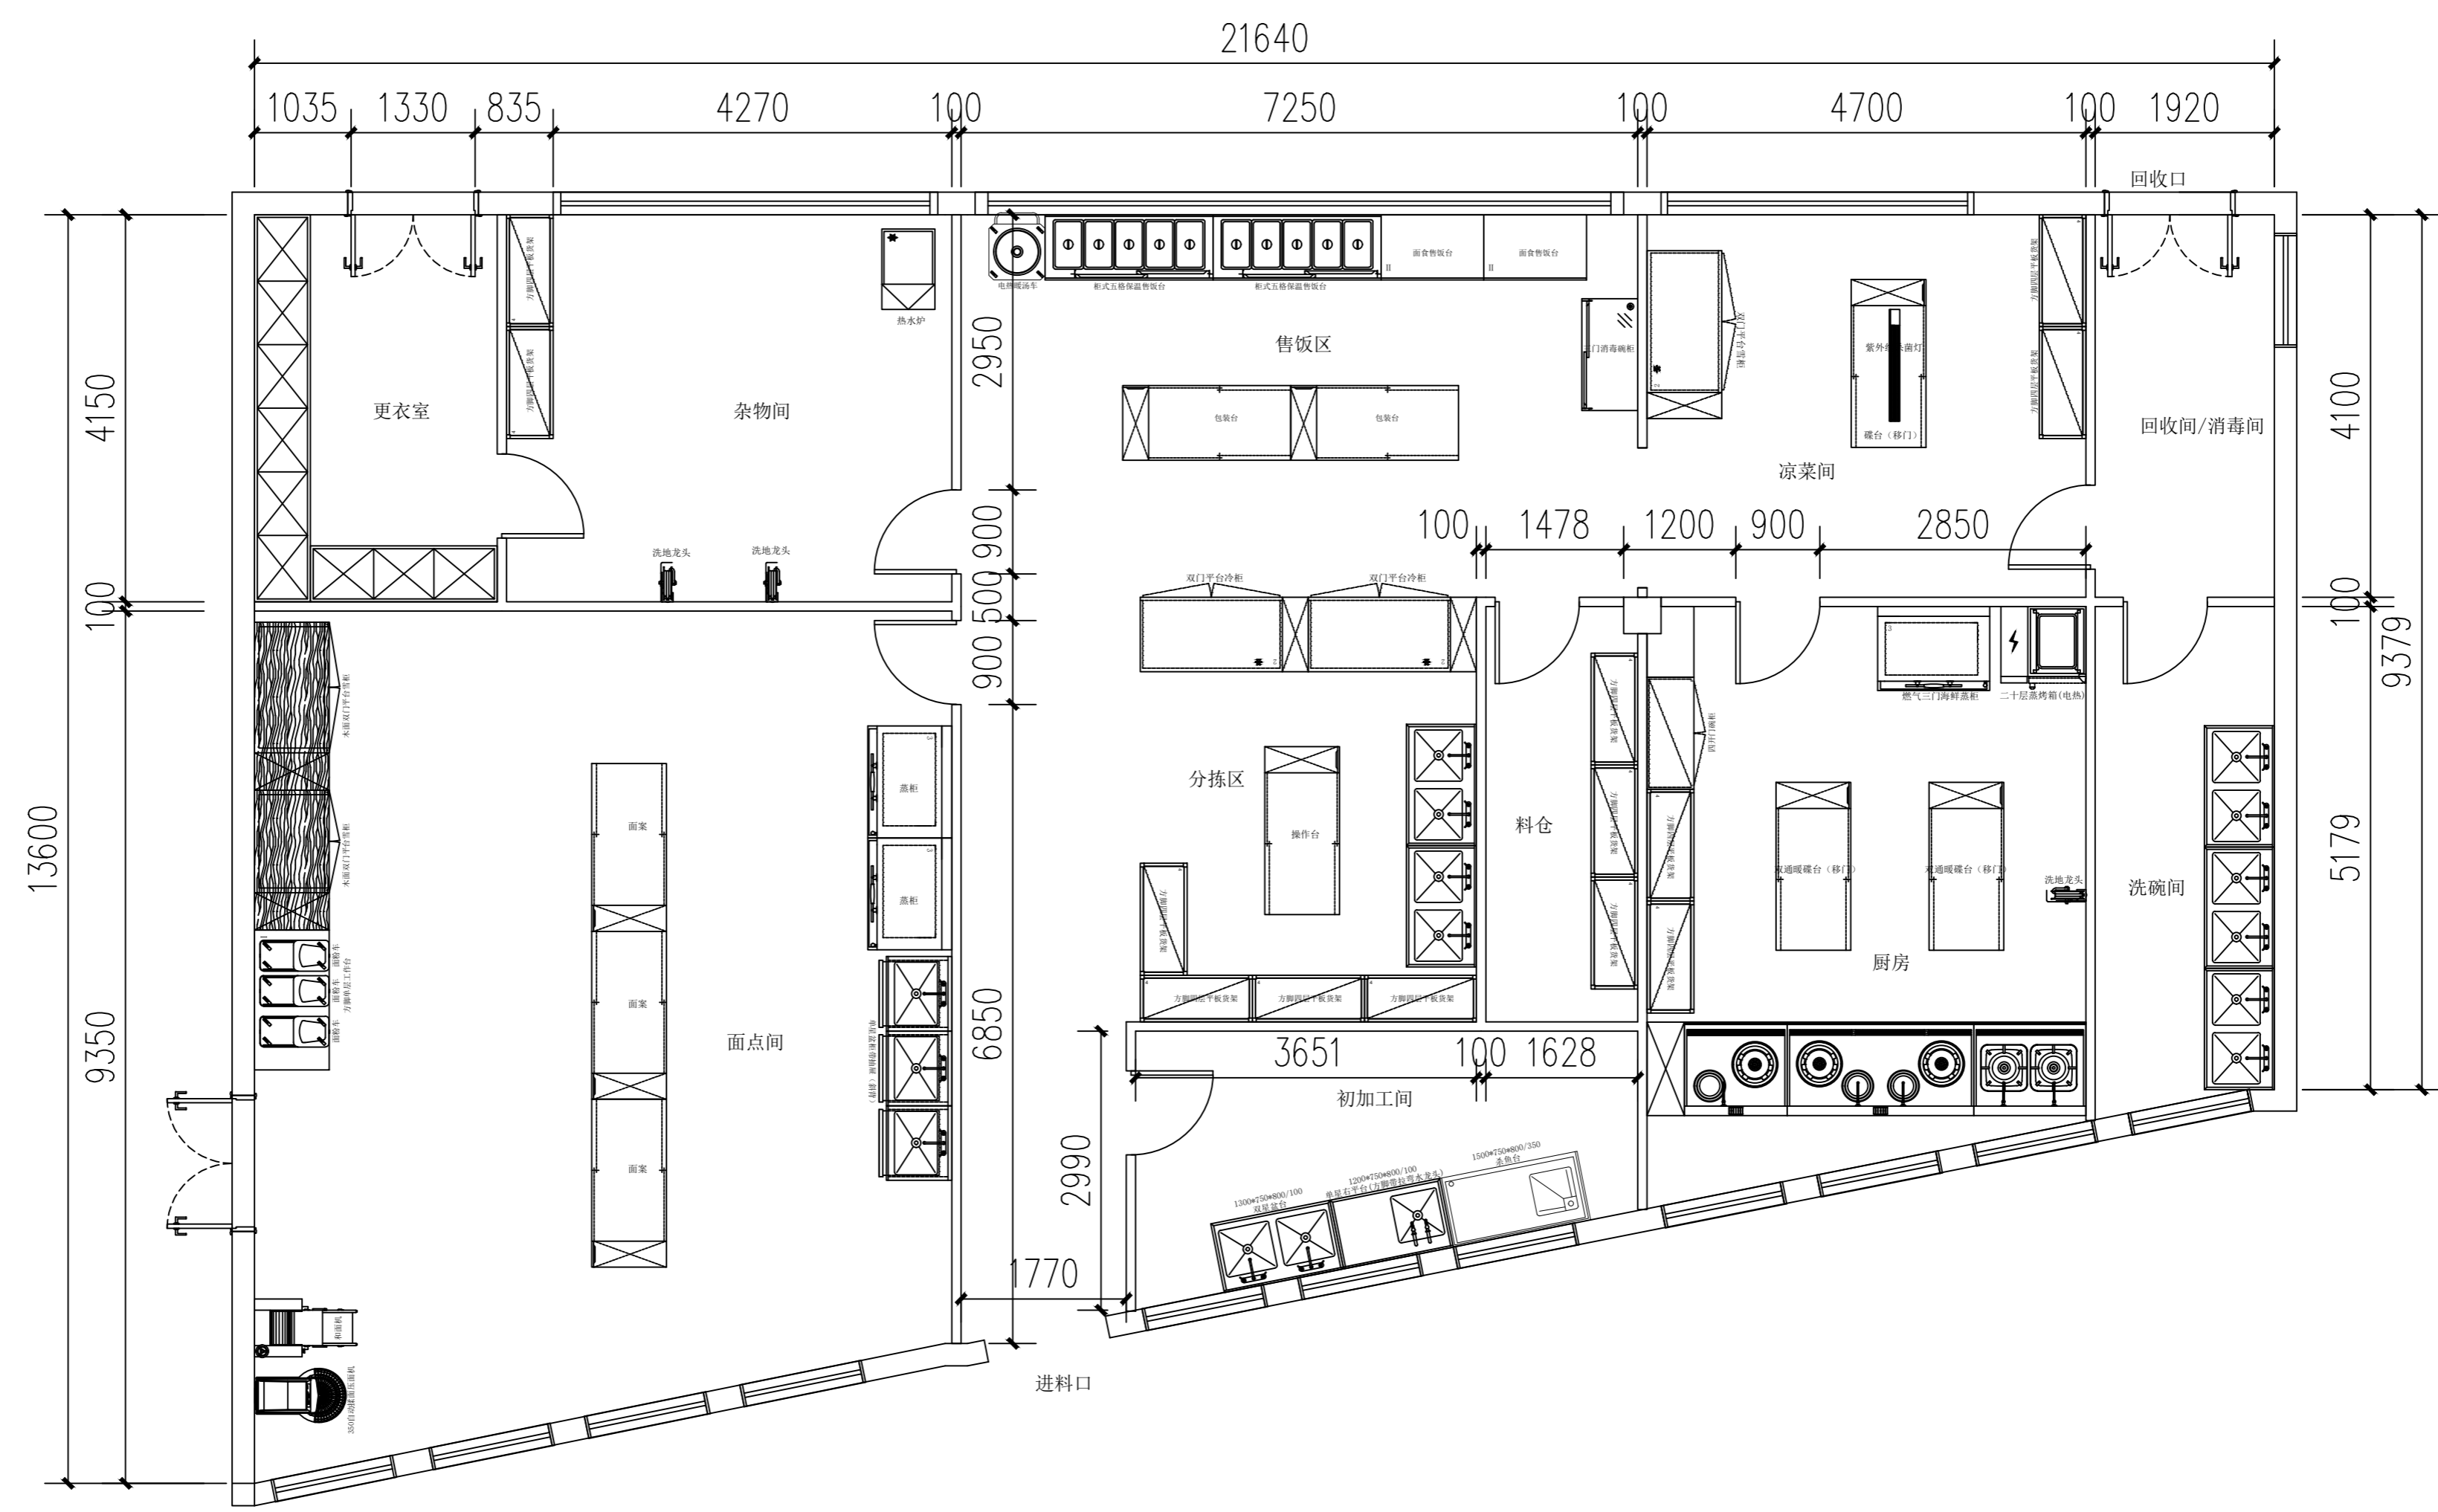

2 1:100

制图	制图人				
设计	设计人				
校对	校对				
审核	审核人				
专业负责人	专业负责				
工程负责人	工程负责				
		比例	比例	设计阶段	阶段
审定	审定人	日期	日期	图号	图号